


# PLANIMETRIA DI VARIANTE

( scala 1/250 )

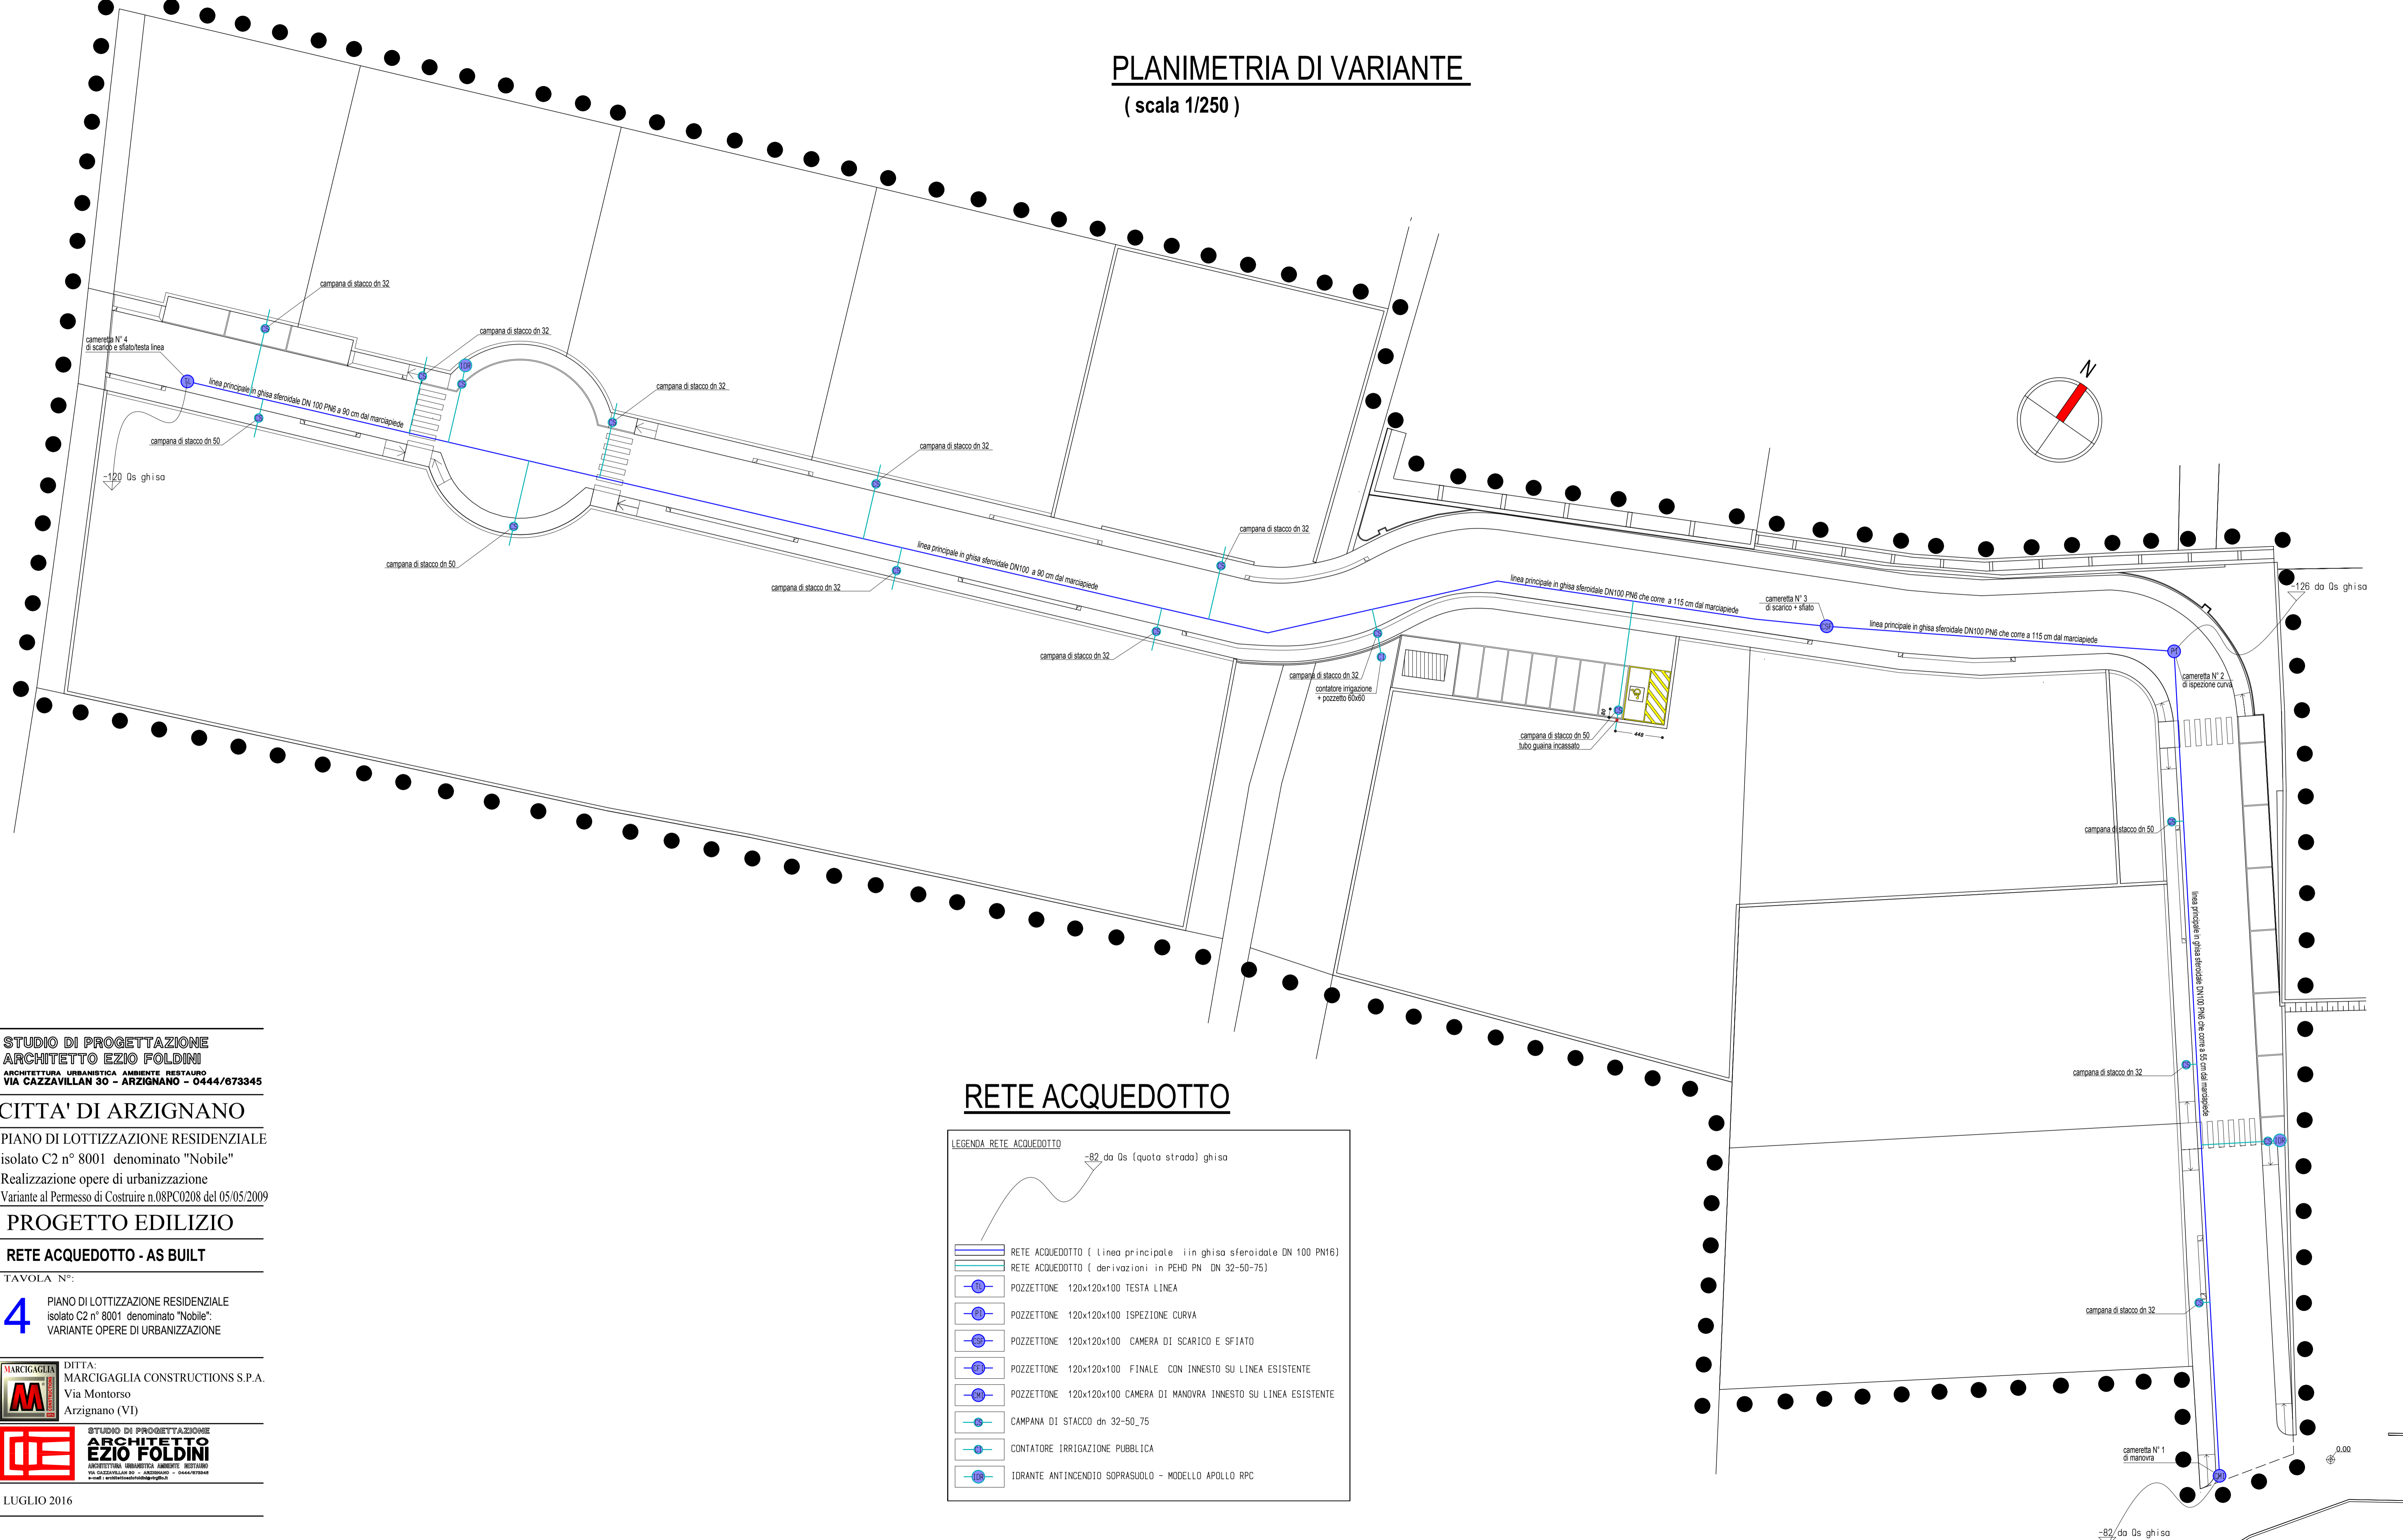

## RETE ACQUEDOTTO

LEGENDA RETE ACQUEDOTTO

	RETE ACQUEDOTTO ( Linea principale in ghisa sferoidale DN 100 PN16)
	RETE ACQUEDOTTO ( derivazioni in PEHD PN DN 32-50-75)
	POZZETTONI 120x120x100 TESTA LINEA
	POZZETTONI 120x120x100 ISPEZIONE CURVA
	POZZETTONI 120x120x100 CAMERA DI SCARICO E SFIATO
	POZZETTONI 120x120x100 FINALE CON INNESTO SU LINEA ESISTENTE
	POZZETTONI 120x120x100 CAMERA DI MANOVRA INNESTO SU LINEA ESISTENTE
	CAMPANA DI STACCO dn 32-50_75
	CONTATORE IRRIGAZIONE PUBBLICA
	IDRANTE ANTINCENDIO SOPRASUOLO - MODELLO APOLLO RPC

STUDIO DI PROGETTAZIONE  
**ARCHITETTO EZIO FOLDINI**  
 ARCHITETTURA URBANISTICA AMBIENTE RESTAURO  
 VIA CAZZAVILLAN 30 - ARZIGNANO - 0444/673345

CITTA' DI ARZIGNANO

PIANO DI LOTTIZZAZIONE RESIDENZIALE

isolato C2 n° 8001 denominato "Nobile"

Realizzazione opere di urbanizzazione

Variante al Permesso di Costruire n.08PC0208 del 05/05/2009

PROGETTO EDILIZIO

RETE ACQUEDOTTO - AS BUILT

TAVOLA N°:

**4** PIANO DI LOTTIZZAZIONE RESIDENZIALE  
 isolato C2 n° 8001 denominato "Nobile".  
 VARIANTE OPERE DI URBANIZZAZIONE

DITTA:  
**MARCIGAGLIA CONSTRUCTIONS S.P.A.**  
 Via Montorso  
 Arzignano (VI)

STUDIO DI PROGETTAZIONE  
**ARCHITETTO EZIO FOLDINI**  
 ARCHITETTURA URBANISTICA AMBIENTE RESTAURO  
 VIA CAZZAVILLAN 30 - ARZIGNANO - 0444/673345  
 e-mail: arzignano@eziofoldini.it

LUGLIO 2016